


ČOV NOVÁ ROLE
STAVEBNÍ ÚPRAVY - REKONSTRUKCE
CELKOVÁ SITUACE STAVBY M 1:200

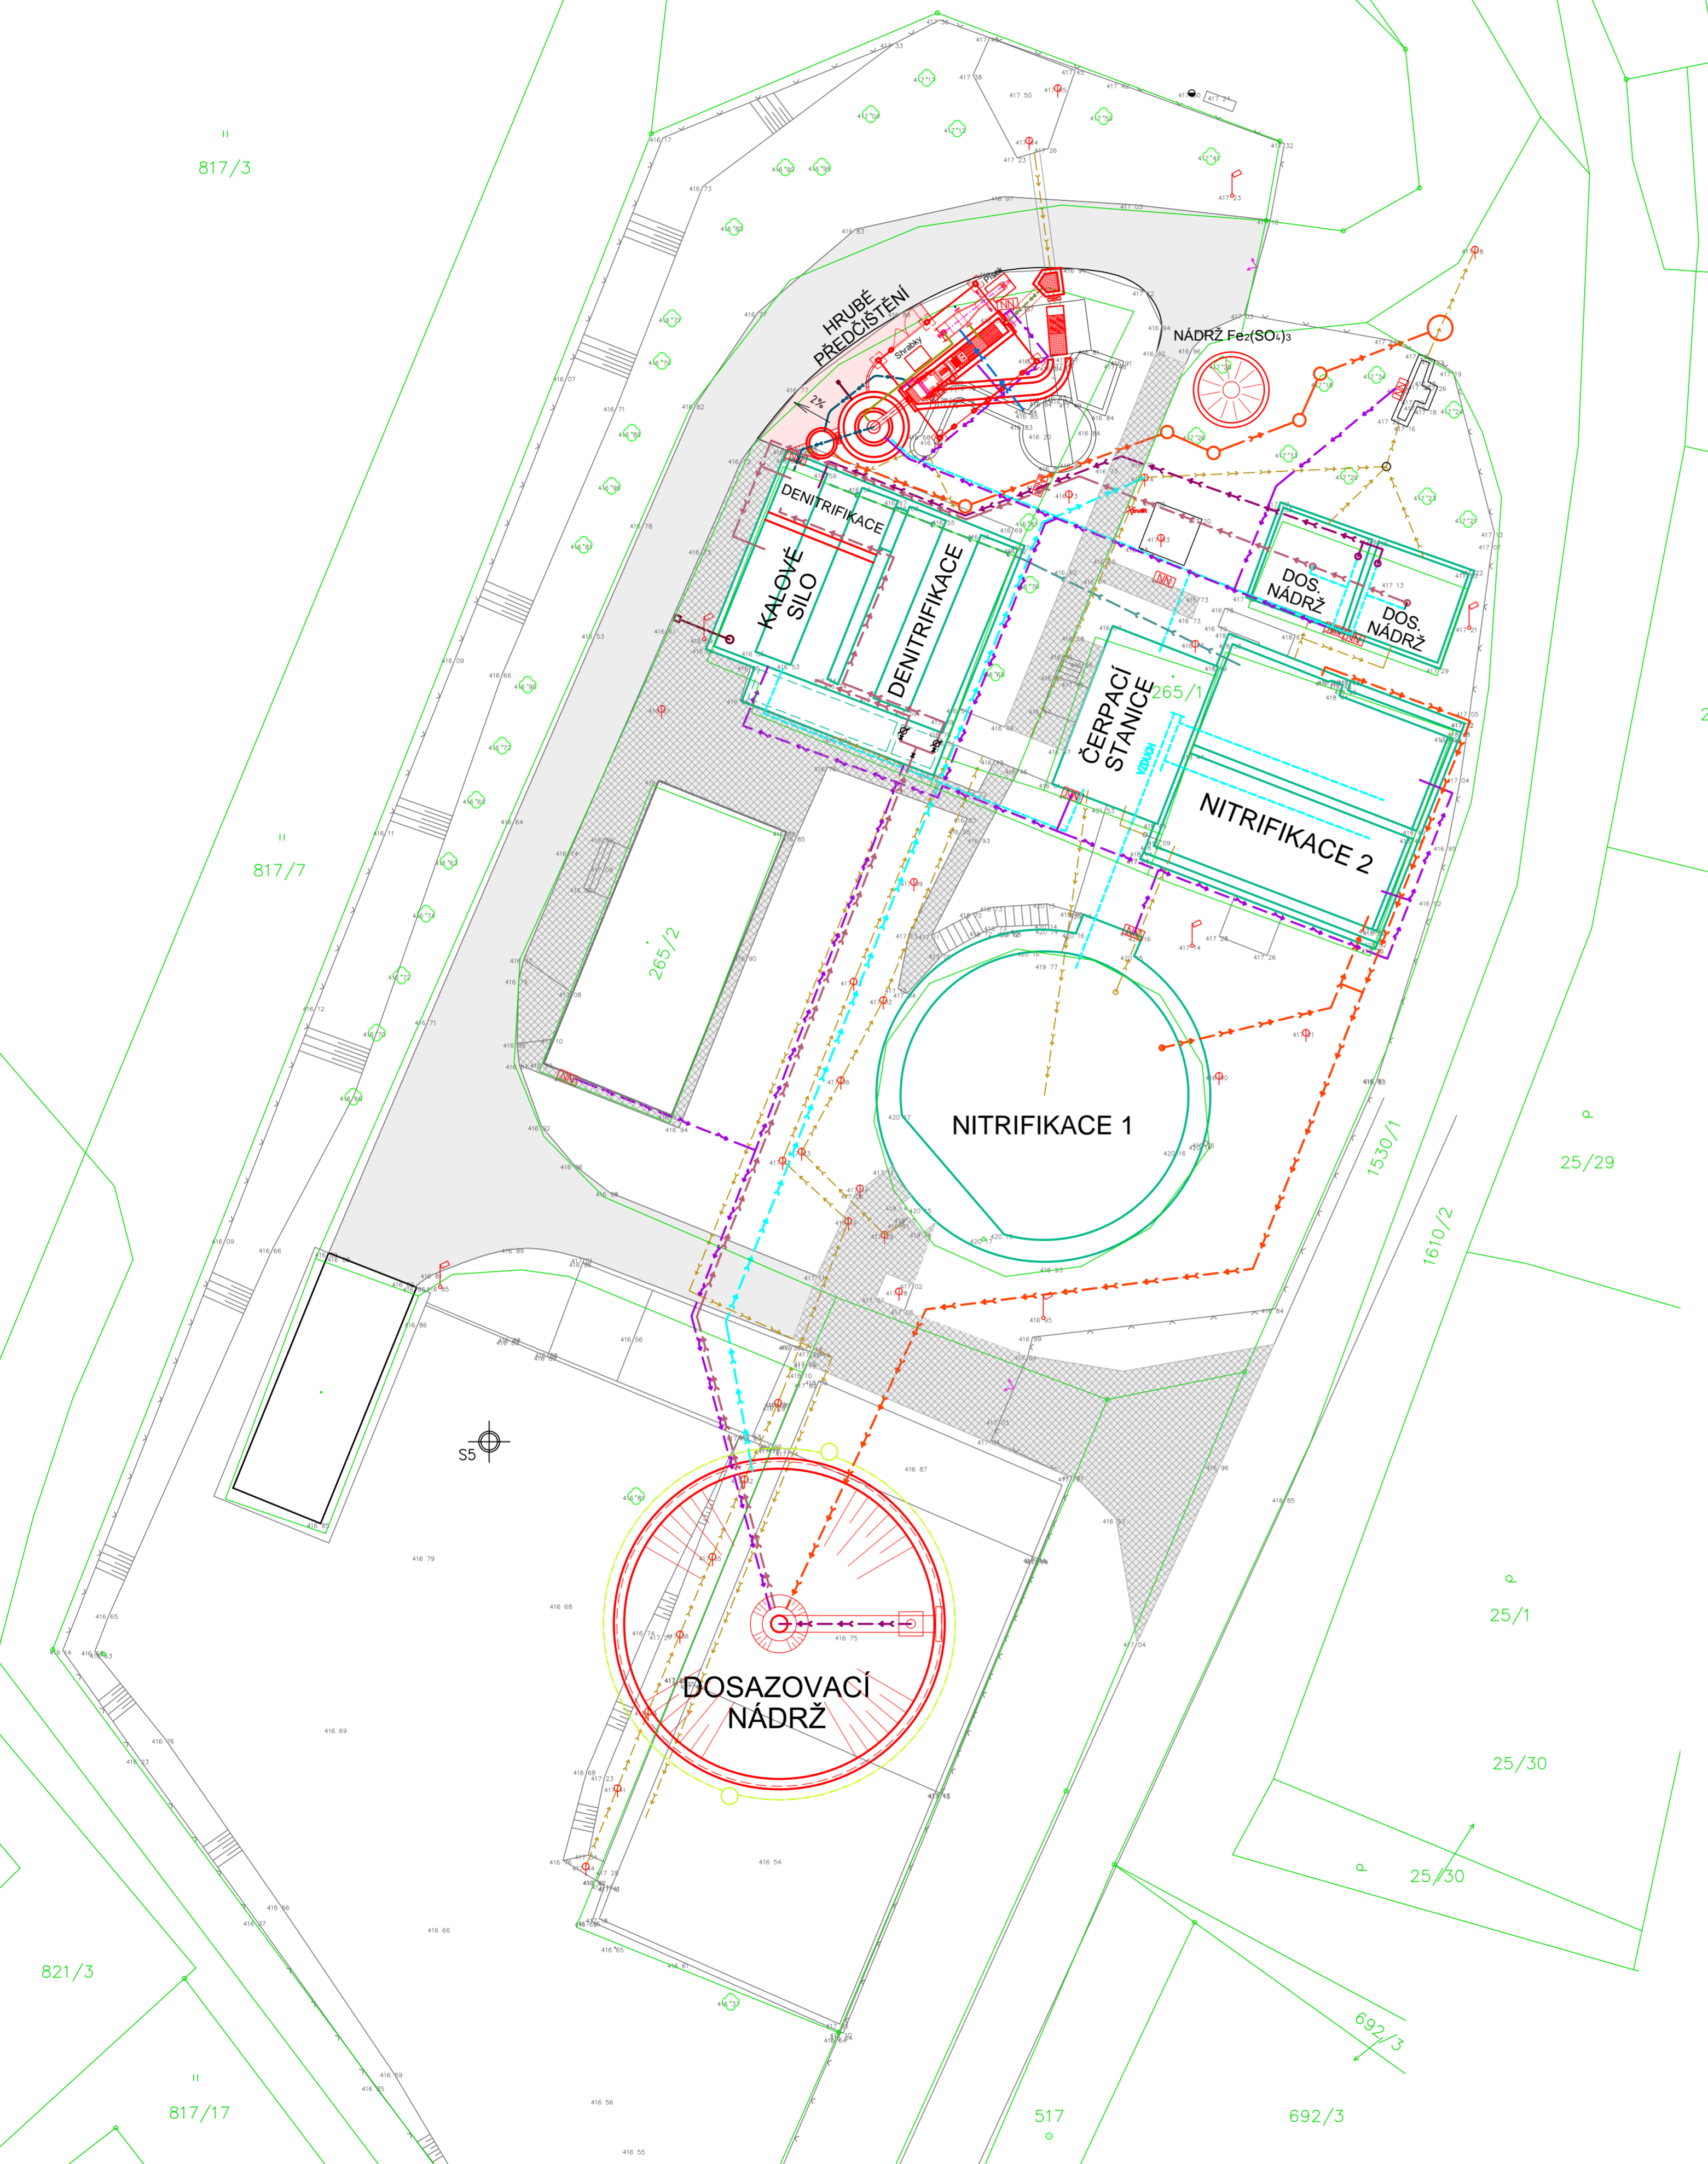

LEGENDA PROJEKTOVANÝCH SÍTÍ :


- NOVÉ POTRUBÍ - PŘÍTOK NA HRUBÉ PŘEDČISTĚNÍ
- NOVÉ POTRUBÍ - ODPADNÍ VODA PO HRUBÉM PŘEDČISTĚNÍ
- NOVÉ POTRUBÍ - ODPADNÍ VODA PO BIOLOGICKÉM VYČIŠTĚNÍ
- NOVÉ POTRUBÍ - PRO ODBĚR VRATNÉHO KALU
- NOVÉ POTRUBÍ - ODVOD PLOVoucÍCH NEČISTOT
- VYČIŠTĚNÁ ODPADNÍ VODA
- VZDUCHOVÉ POTRUBÍ
- NOVÉ POTRUBÍ - INTERNÍ RECIRKULACE
- NOVÉ POTRUBÍ - ODBĚR FEKAL VozEM
- NOVÉ DRENÁŽNÍ POTRUBÍ
- NOVÉ KABELY NN
- PROVOZNÍ VODA

LEGENDA PROJEKTOVANÝCH OBJEKTŮ:

- REKONSTRUOVANÝ OBJEKT
- NOVÝ OBJEKT
- NOVÉ ZPEVNĚNÉ PLOCHY

LEGENDA STÁVAJÍCÍCH OBJEKTŮ:

- STÁVAJÍCÍ ASFALTOVÁ PLOCHA
- STÁVAJÍCÍ PANELOVÁ PLOCHA

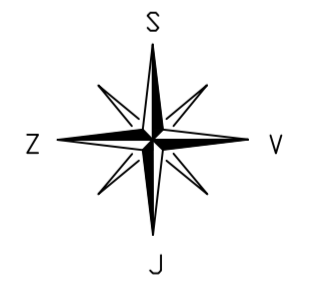

VÝŠKOVÝ SYSTÉM BALT PO VYROVNÁNÍ

5				
4				
3				
2				
1	ČISTOPIS	30.5.2014	P.JANOUŠEK	
0	PRVNÍ VYDÁNÍ	15.2.2014	P.JANOUŠEK	
ZMĚNA Č.	POPIS ZMĚNY	DATUM	KONTROLOVAL	PÓDPIS

VYPRACOVAL Ing.T.DARIVČÁK 	KONTROLOVAL P.JANOUŠEK 	ZODP.PROJ. Ing.J.ŠINTÁK 	HIP Ing.J.ŠINTÁK 	VP PROJEKTING s.r.o. Autorizovaná projekční kancelář Kolovná č.2, 362 14, Karlovy Vary IČO : 6367 6907 TEL-FAX : 353228222
MĚSTSKÝ ÚŘAD NOVÁ ROLE	MĚÚ NOVÁ ROLE, SÚ			
INVESTOR : VODOHOSPODÁŘSKÉ SDRUŽENÍ OBCÍ ZÁPADNÍCH ČECH	FORMÁT 6x44	ČÍSLO PARÉ		
STAVBA : ČOV NOVÁ ROLE STAVEBNÍ ÚPRAVY - REKONSTRUKCE	ÚČEL DPS	DATUM 05/2014	MĚŘÍTKO 1:200	
	kótováno v m	Č.ZAKÁZKY VP 04-01/2014	Č.VÝKRESU	C.4
OBSAH : DOKUMENTACE PRO PROVÁDĚNÍ STAVBY CELKOVÁ SITUACE STAVBY				